


# 迁户小区地形图

4192.5-445.2

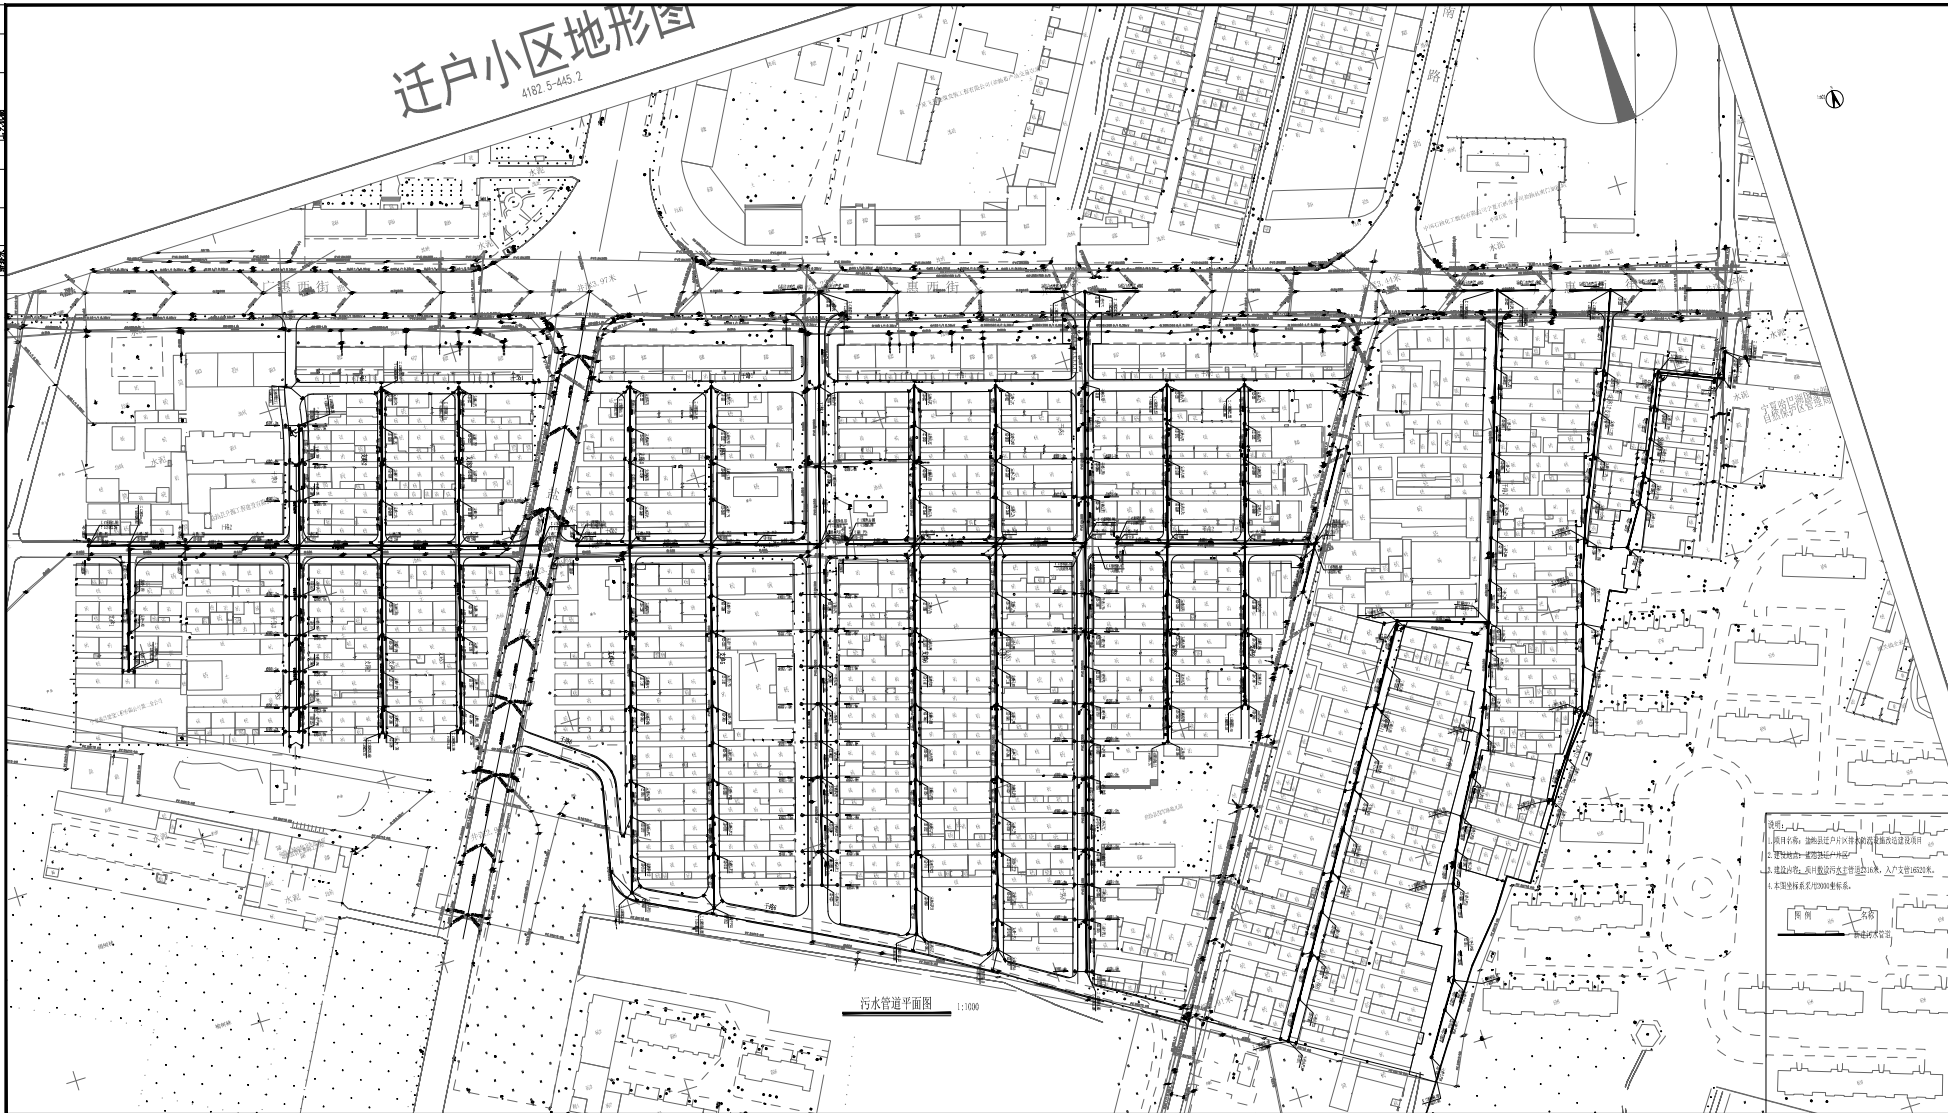


说明:  
 1. 本项目名称: 迁户小区内污水管网工程  
 2. 迁户小区内污水管网工程  
 3. 迁户小区内污水管网工程  
 4. 迁户小区内污水管网工程  
 5. 迁户小区内污水管网工程

图例

注册章
工程竣工专用章
项目名称 迁户小区内污水管网工程
建设单位 迁户小区内污水管网工程
图名 污水管道平面图
类别 水施
图号 001
修改版本号 第一版
日期 2024.08
制图 李天碧
设计 李天碧
专业负责人 李天碧
项目负责人 李天碧
专业校对人 李天碧
审核人 李天碧
审定人 王威
设计号
广州南粤建设科技股份有限公司 地址: 广州市天河区... 电话: 020-88888888 网址: www.nanyue.com.cn

# 迁户小区地形图

4182.5-445.2

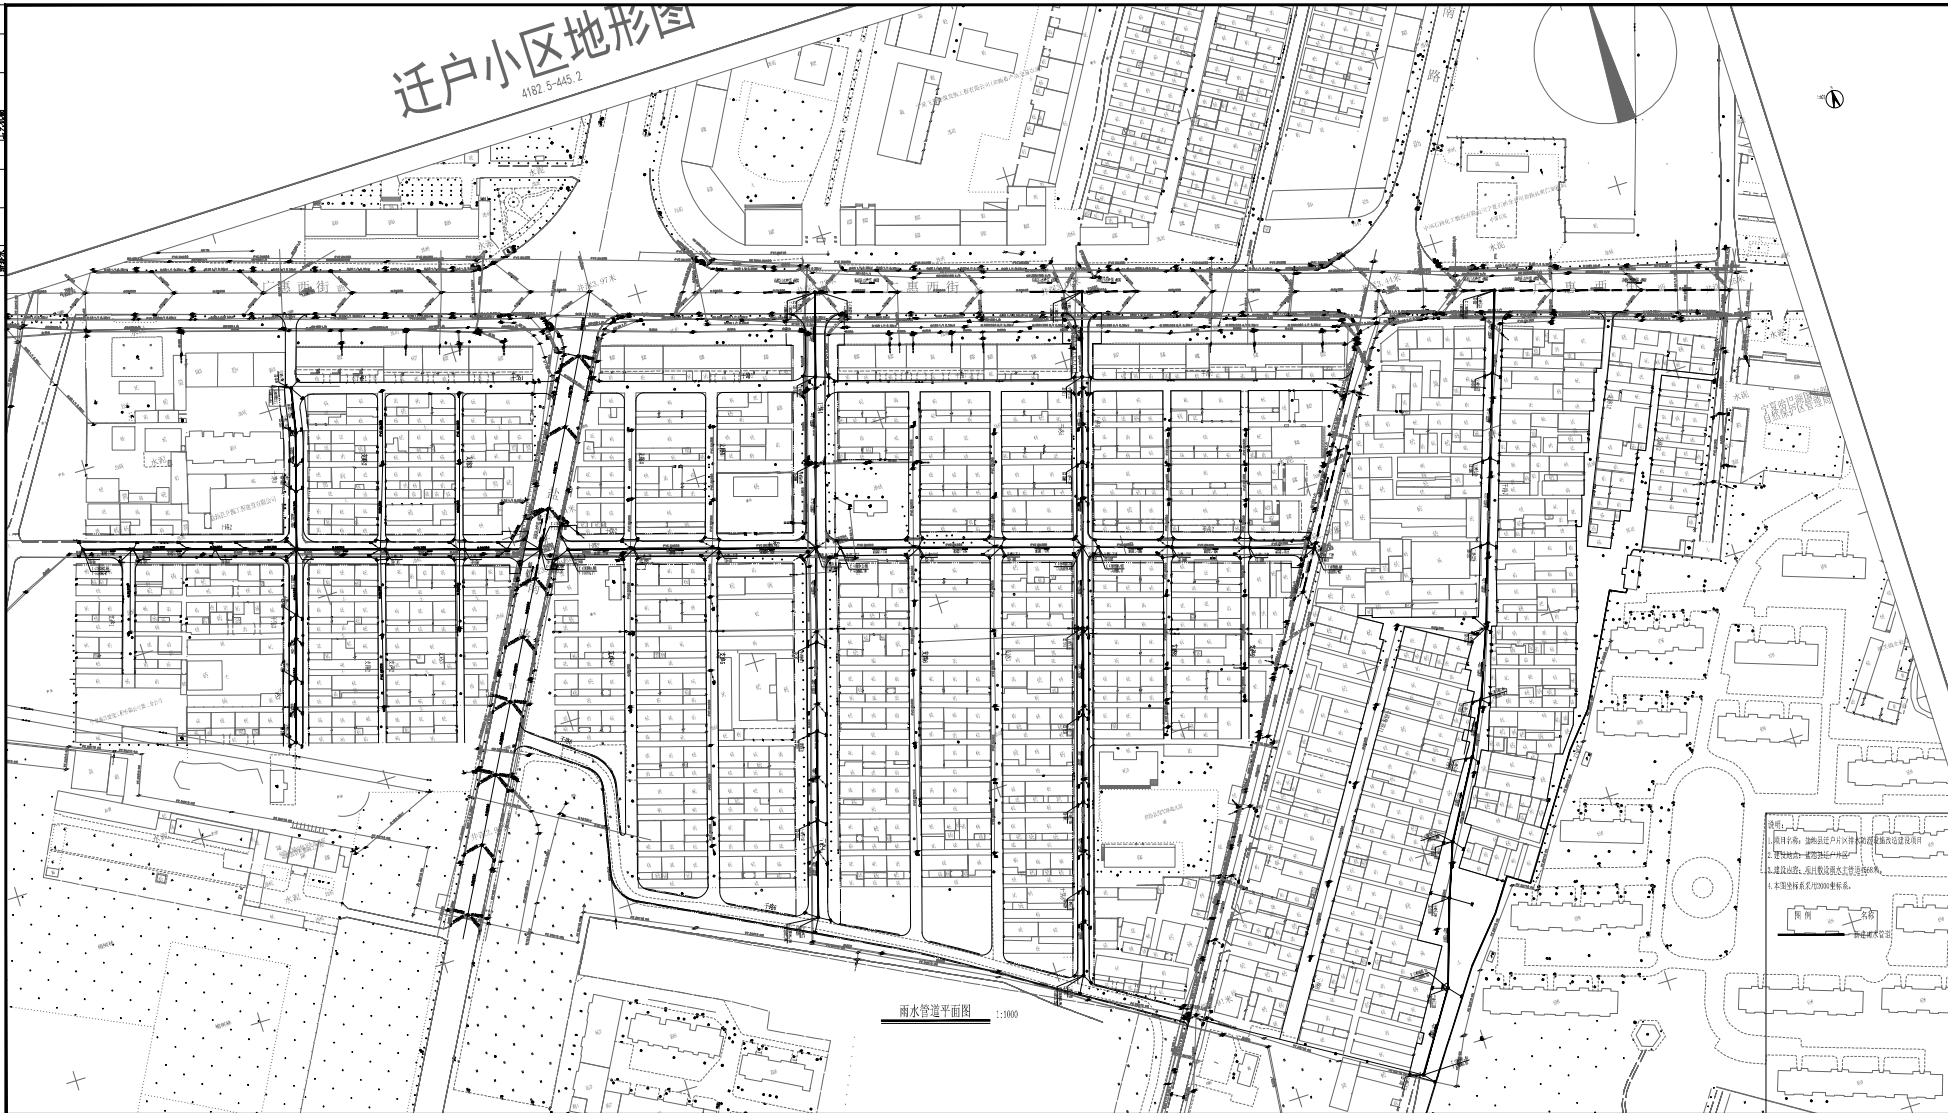



雨水管道平面图 1:1000

说明:  
 1. 管网名称: 迁户小区内雨水管网及雨水收集设施  
 2. 管径标注: 管径标注在管线上  
 3. 建筑标高: 建筑标高标注在建筑轮廓内  
 4. 本图坐标系为2000坐标系。

图例

注册章
工程设计专用章
项目名称 迁户小区雨水管网设施 施工图设计
建设单位 迁户小区物业管理处
图名 雨水管道平面图
类别 水施
图号
修改版本号 第一版
日期 2024.08
制图 王威
设计 王威
专业负责人 李天碧
项目负责人 王威
专业校对人 李天碧
审核人 王威
审定人 王威
设计号
广州金建建筑设计有限公司 地址: 广州市天河区珠江新城 电话: 020-82440018 传真: 020-82440018 邮编: 510620

北

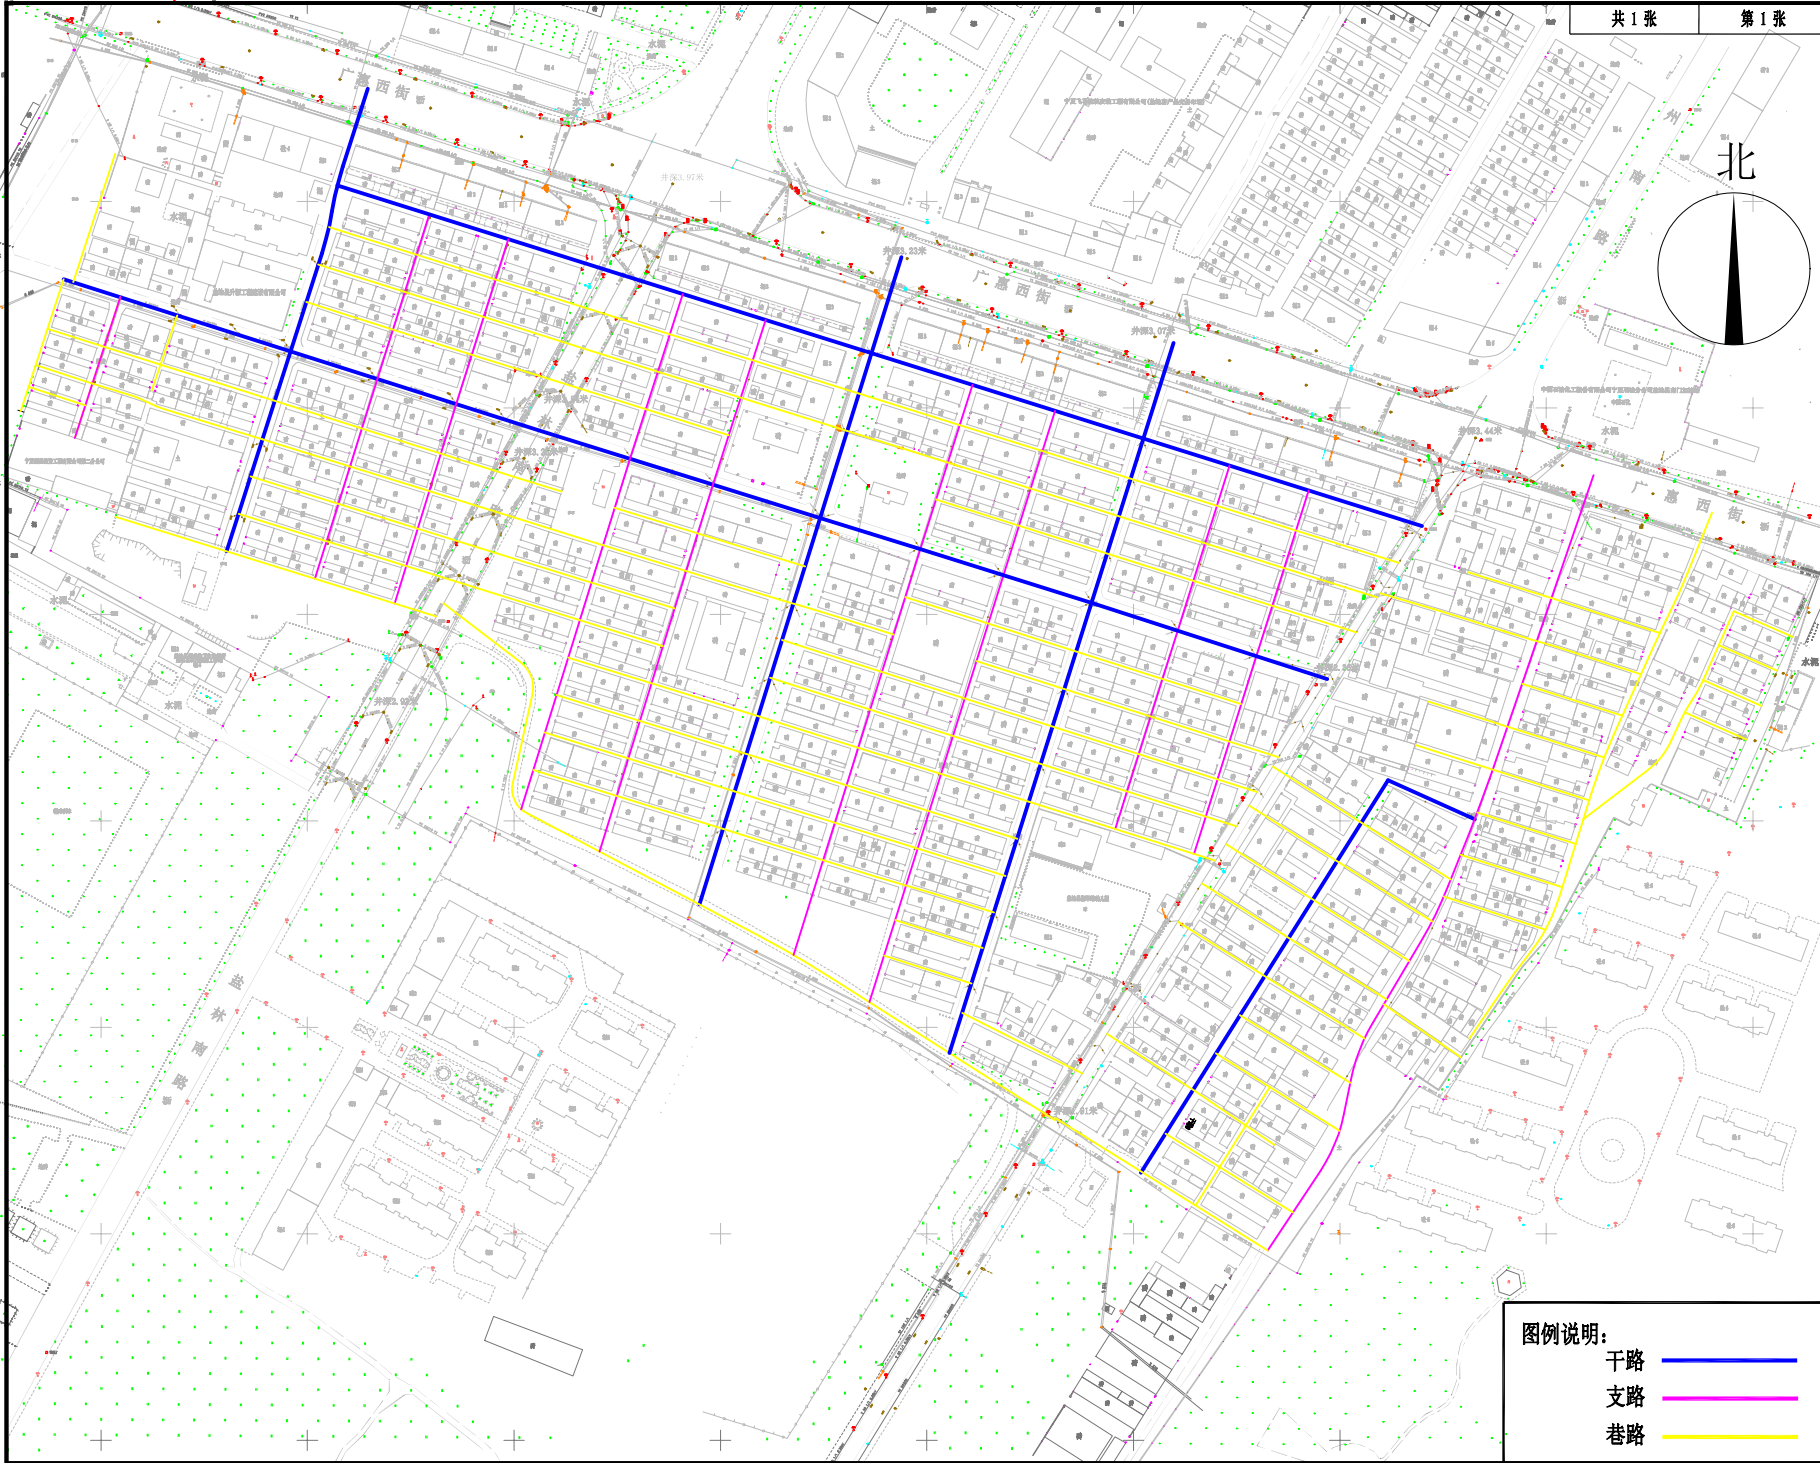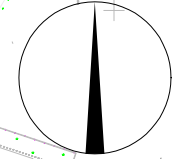

注册章

工程设计出图专用章

项目名称  
益池县迁户片区排水防涝设施改造建设项目  
益池县迁户片区燃气、供水老化管道更新改造项目

兴建单位  
益池县住房和城乡建设局

图 名  
干路、支路、巷路  
项目地理位置图

图 别 市政

图 号

修改版本号 第一版

日 期 2024.08

制 图 蓝益芬 蓝益芬

设 计 蓝益芬 蓝益芬

专业负责人 邱明明 邱明明

项目负责人 王 成 王 成

专业校对 梁永森 梁永森

审 核 人 叶明芳 叶明芳


审 定 人 邱明明 邱明明

设 计 号

广州亚泰建筑设计院有限公司  
GUANGZHOU ASIA TOP ARCHITECTURAL DESIGN INSTITUTE CO.,LTD  
资质等级:甲级  
注册证书编号: A244002168  
统一社会信用代码: 91440101MA5A888888  
电 话: 020-84214629

图例说明:

- 干路
- 支路
- 巷路

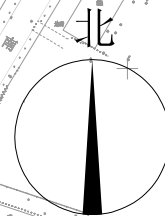

注册章

工程设计出图专用章

项目名称  
 益池县江户片区排水防涝设施改造建设项目  
 益池县江户片区燃气、供排水化管更新改造建设项目

兴建单位  
 益池县住房和城乡建设局

图 名  
 干路、支路、巷路  
 平面图

图 别 市政  
 图 号

修改版本号 第一版

日 期 2024.08

制 图 蓝益芬 蓝益芬

设 计 蓝益芬 蓝益芬

专业负责人 邱明明 邱明明

项目负责人 王 成 王 成

专业校对 人 梁永森 梁永森

审 核 人 叶明芳 叶明芳

审 定 人 邱明明 邱明明

设 计 号

注册章

注册章

广州亚泰建筑设计院有限公司  
 GUANGZHOU ASIA TOP ARCHITECTURAL DESIGN INSTITUTE CO., LTD  
 广东省住房和城乡建设厅注册证书号: 粤建注[2017]117  
 广东省测绘(工程)注册证书号: (粤)测证[1920177]号  
 电话: 020-84214629

- 说明:
- 1、本图尺寸均以米计。
  - 2、本图比例1: 1000。
  - 3、坐标系采用2000坐标系。
  - 4、图中黑色实线范围为道路施工范围。